


UNITA' TRATTAMENTO ARIA

PIANTA PIANO PRIMO
SCALA 1:100

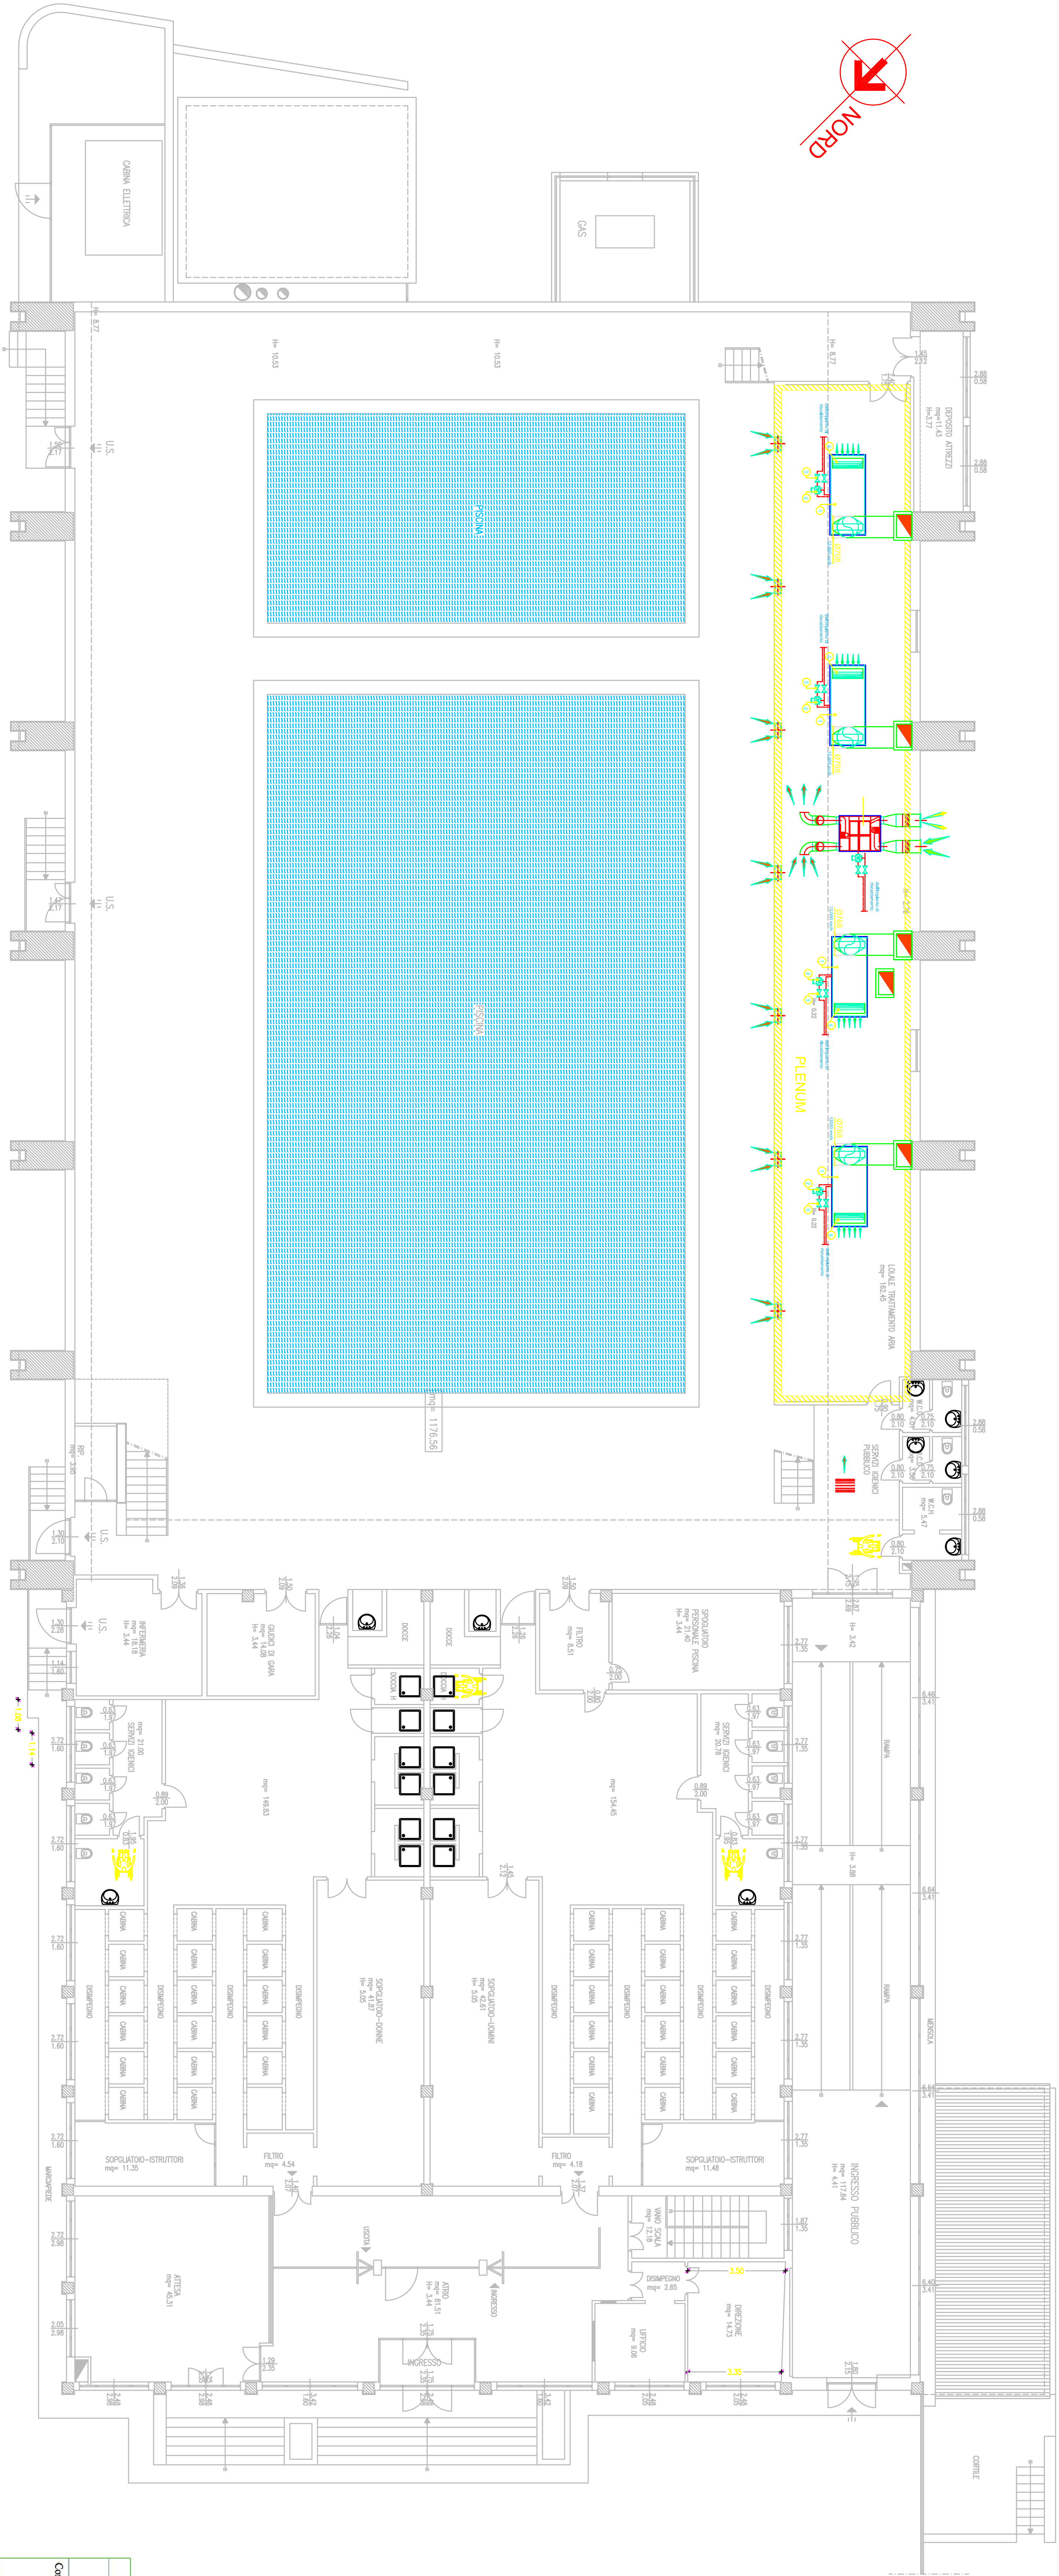

SIMBOLOGIA ARIA	
SIMBOLO PIGNOANTO	DEFINIZIONE
	- Aria estratta prelavata secondo le modalità di cui all'art. 8, 1.3 della norma UNI 10535.
	- Aria per termoregolamentazione ambientale prelavata e termoregolamentata.
	- Aria viziata aspirata alla sommità del tetto e comunque in zone destinate ad aperture, prese d'aria, tiraggio del vapore.
	- Aria per solo riscaldamento ambiente (termoregolamentazione).
	- Aria di recupero dall'ambiente.



Comune di Pinerolo



Provincia di Pinerolo e Cossato



Regione Basilicata



Fondo di Sviluppo e Coesione
2007-2013

Accordo di Programma Quadro "BART - Piano di sviluppo e coesione delle Città di Pinerolo e Supporto al RUP"

Ing. Giuseppe D'Onofrio
Coordinatore della Sicurezza in fase di Progetto Esecutivo

Geom. Dario Tomasillo

Riquadrificazione Energetica del Complesso Sportivo del Parco Montecale

Elaborato N. 3

Titolo Impianto Unità Trattamento Aria

Scala 1:100

Progetto esecutivo

Revisione

Responsabile Unico del Procedimento
Ing. Giuseppe D'Onofrio
Supporto al RUP

Progettisti:
Ing. Antonio D'Angelo
Coordinatore della Sicurezza in fase di Progetto Esecutivo
Geom. Dario Tomasillo